



SITUACE DIO
KATASTRALNÍ ÚZEMÍ: HORNÍ SMRŽOV U LETOVIC

LEGENDA NN, VN	
	VENKOVNÍ VEDENÍ NN
	KABEL NN
	KABEL VN
	ULOŽENÍ ST. MATERIÁLU

LEGENDA DZ	
	TRVALÉ SVISLÉ DOPRAVNÍ ZNAČENÍ
	DOČASNĚ ZNEPLATNĚNÉ TRVALÉ DOPRAVNÍ ZNAČENÍ
	NAVRŽENÉ PŘECHODNÉ DOPRAVNÍ ZNAČENÍ

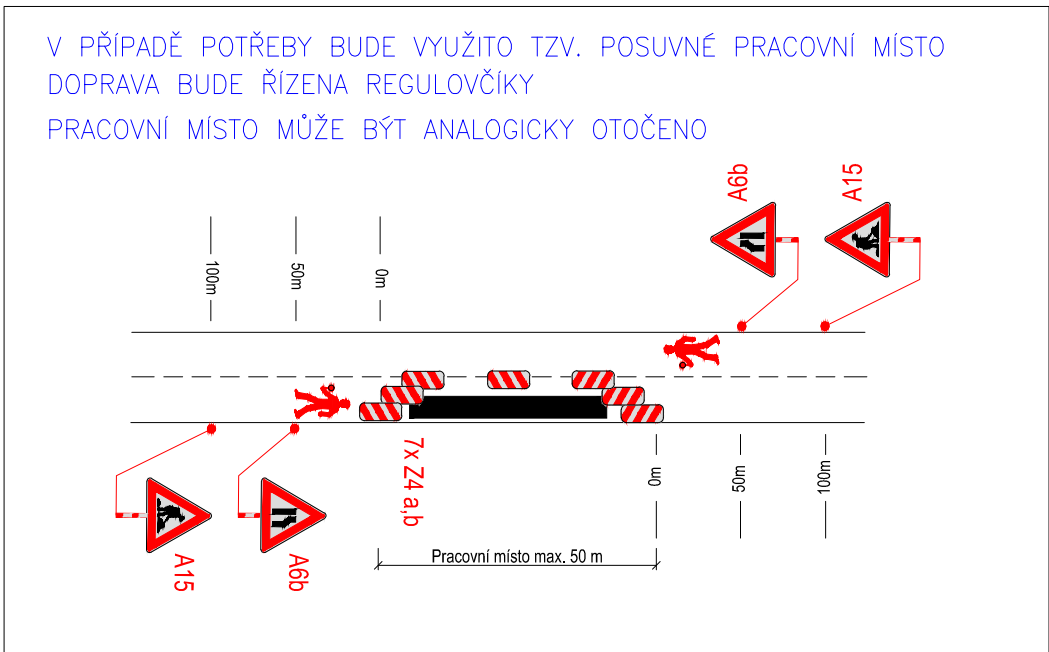

PLATNOST DOKUMENTACE		
POLICIE ČESKÉ REPUBLIKY – KŘP JMK		
SOUHLASÍME S PDZ, ZUK, UZAVÍRKO V dne	SOUHLASÍME S PDZ, ZUK, UZAVÍRKO V dne	SOUHLASÍME S PDZ, ZUK, UZAVÍRKO V dne
SOUHLASÍME S PDZ, ZUK, UZAVÍRKO V dne	SOUHLASÍME S PDZ, ZUK, UZAVÍRKO V dne	SOUHLASÍME S PDZ, ZUK, UZAVÍRKO V dne

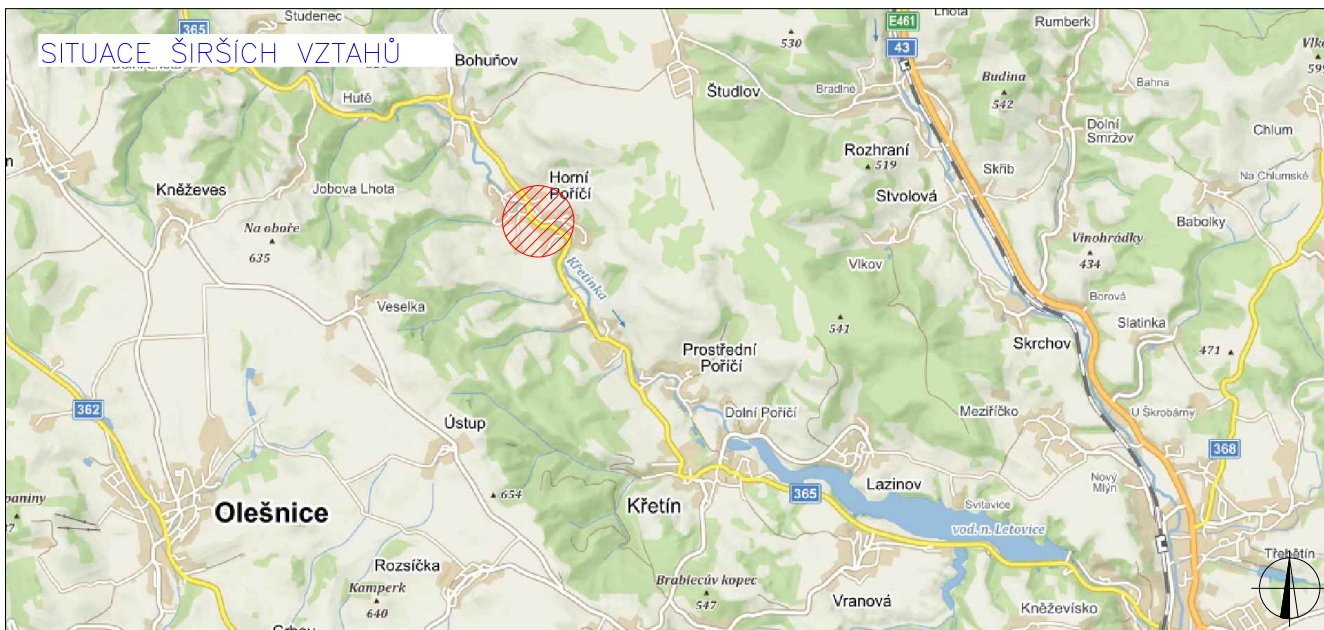

Projektoval Bc. Daneš Pulec	Kreslil Bc. Daneš Pulec	Kontroloval Bc. Jiří Souček	ENERGETIKA Boskovice spol.s r.o. Růžové náměstí 2568/2 680 01 Boskovice IČO: 43420222, DIČ: CZ43420222 tel.: 530 513 680 mob.: 725 555 205 prikryl@energetikaboskovice.cz
Kraj: Jihomoravský	Okres: Blansko	Obec: Horní Poříčí	
Stavebník: E.ON Distribuce, a.s. F. A. Gerstnera 2151/6, 370 01 Č. Budějovice			Datum 2/2019
Název stavby: Horní Poříčí, obnova sítě NN z TS Obec			Č. stavby 001040007339
Obsah výkresu: Dopravně inženýrské opatření			Formát x A4
			Měřítko 1:250
			Číslo výkresu 10705/C4